
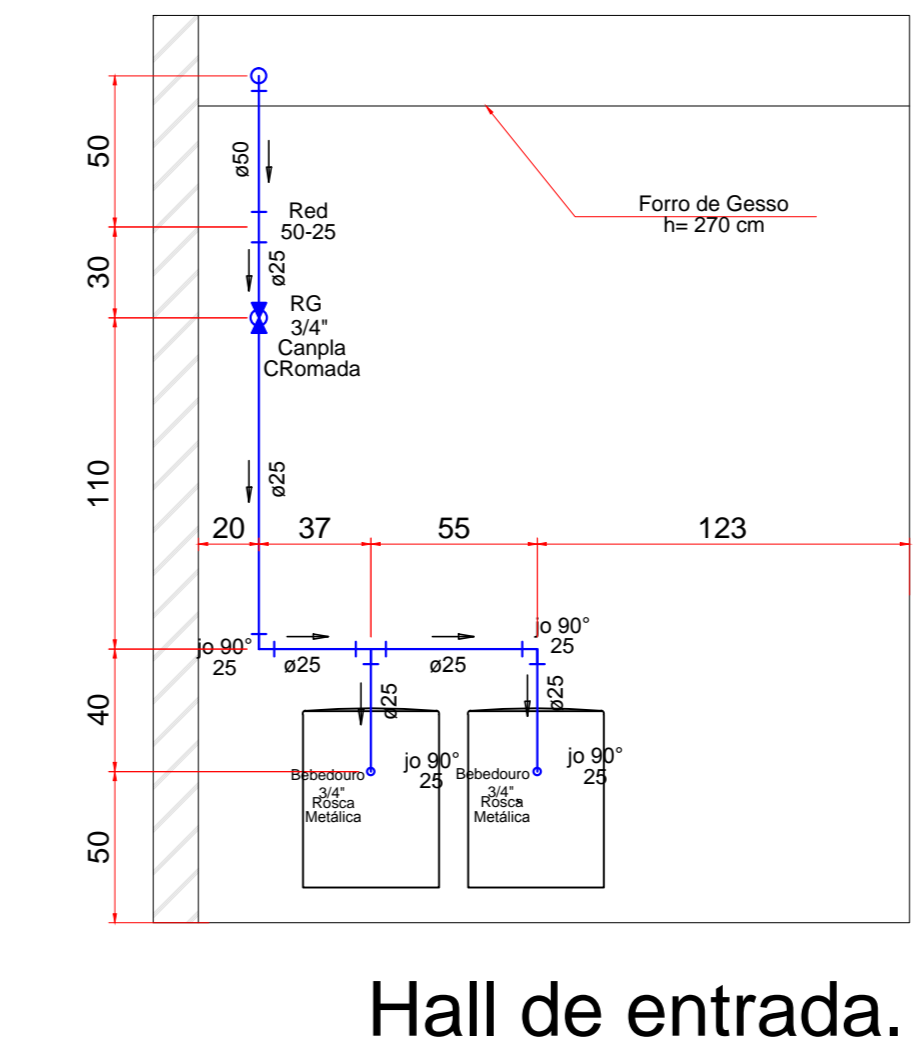
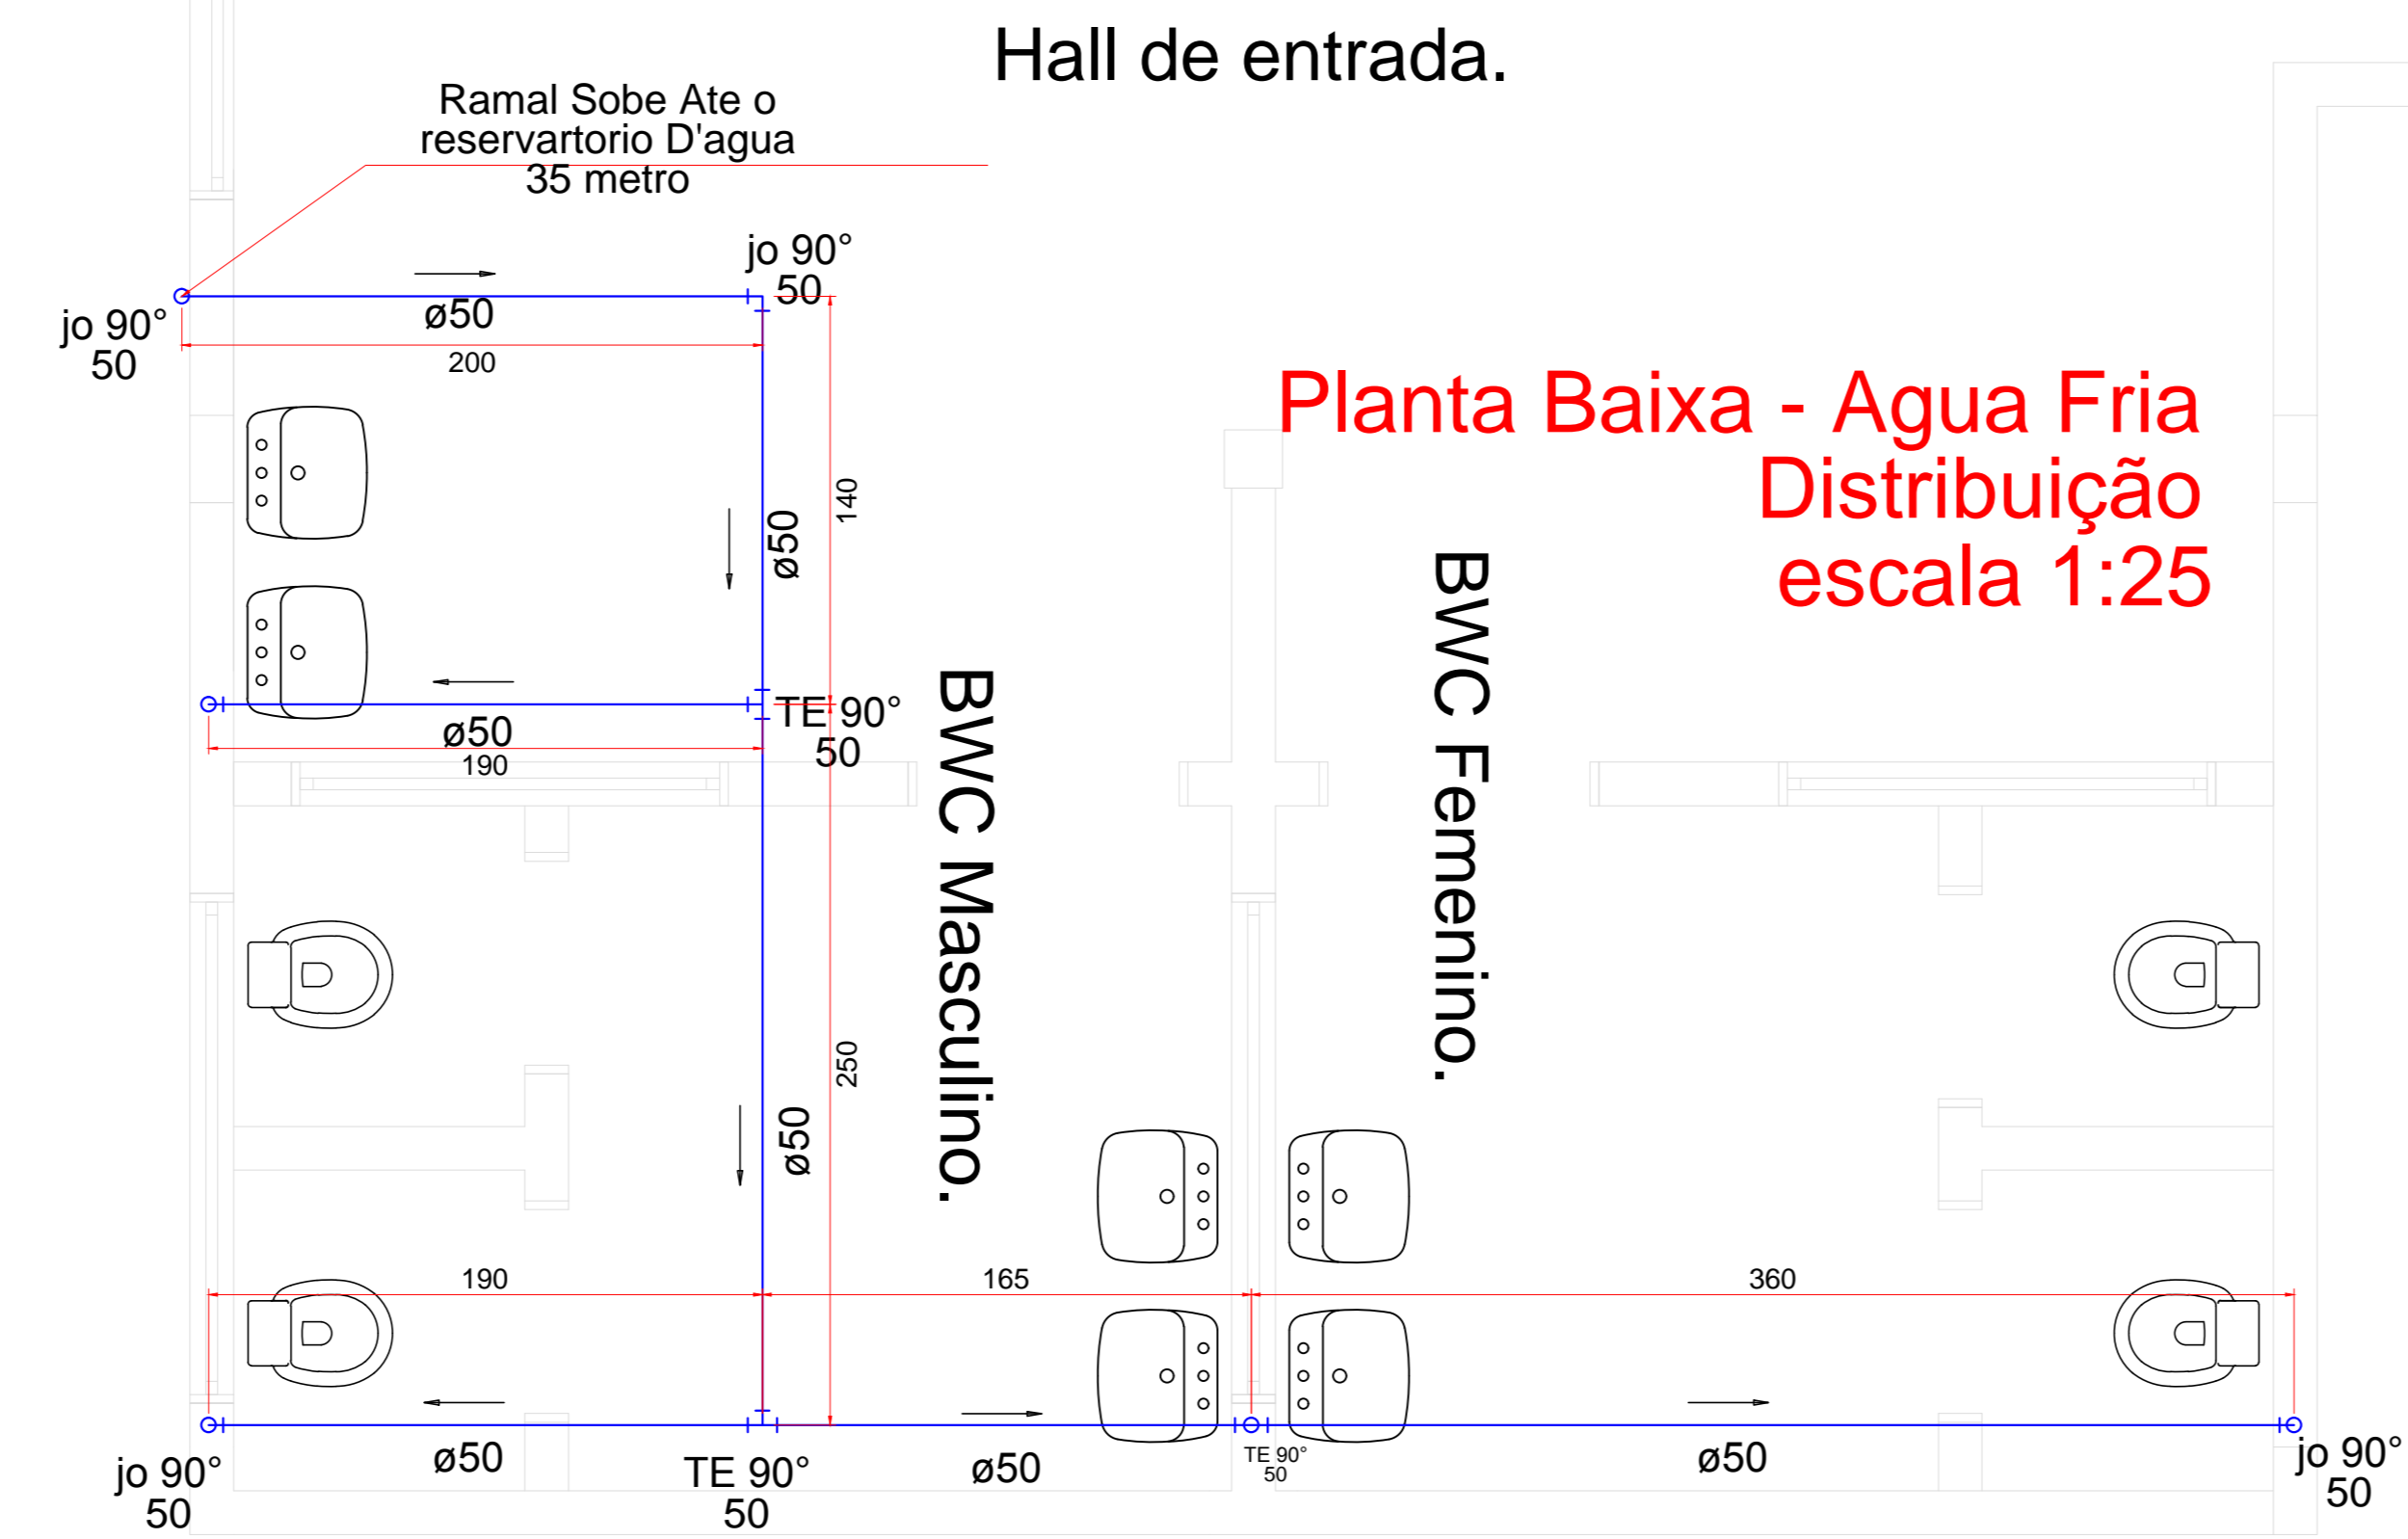


**Planta Baixa - Perfil de Distribuição AF
escala 1:25**

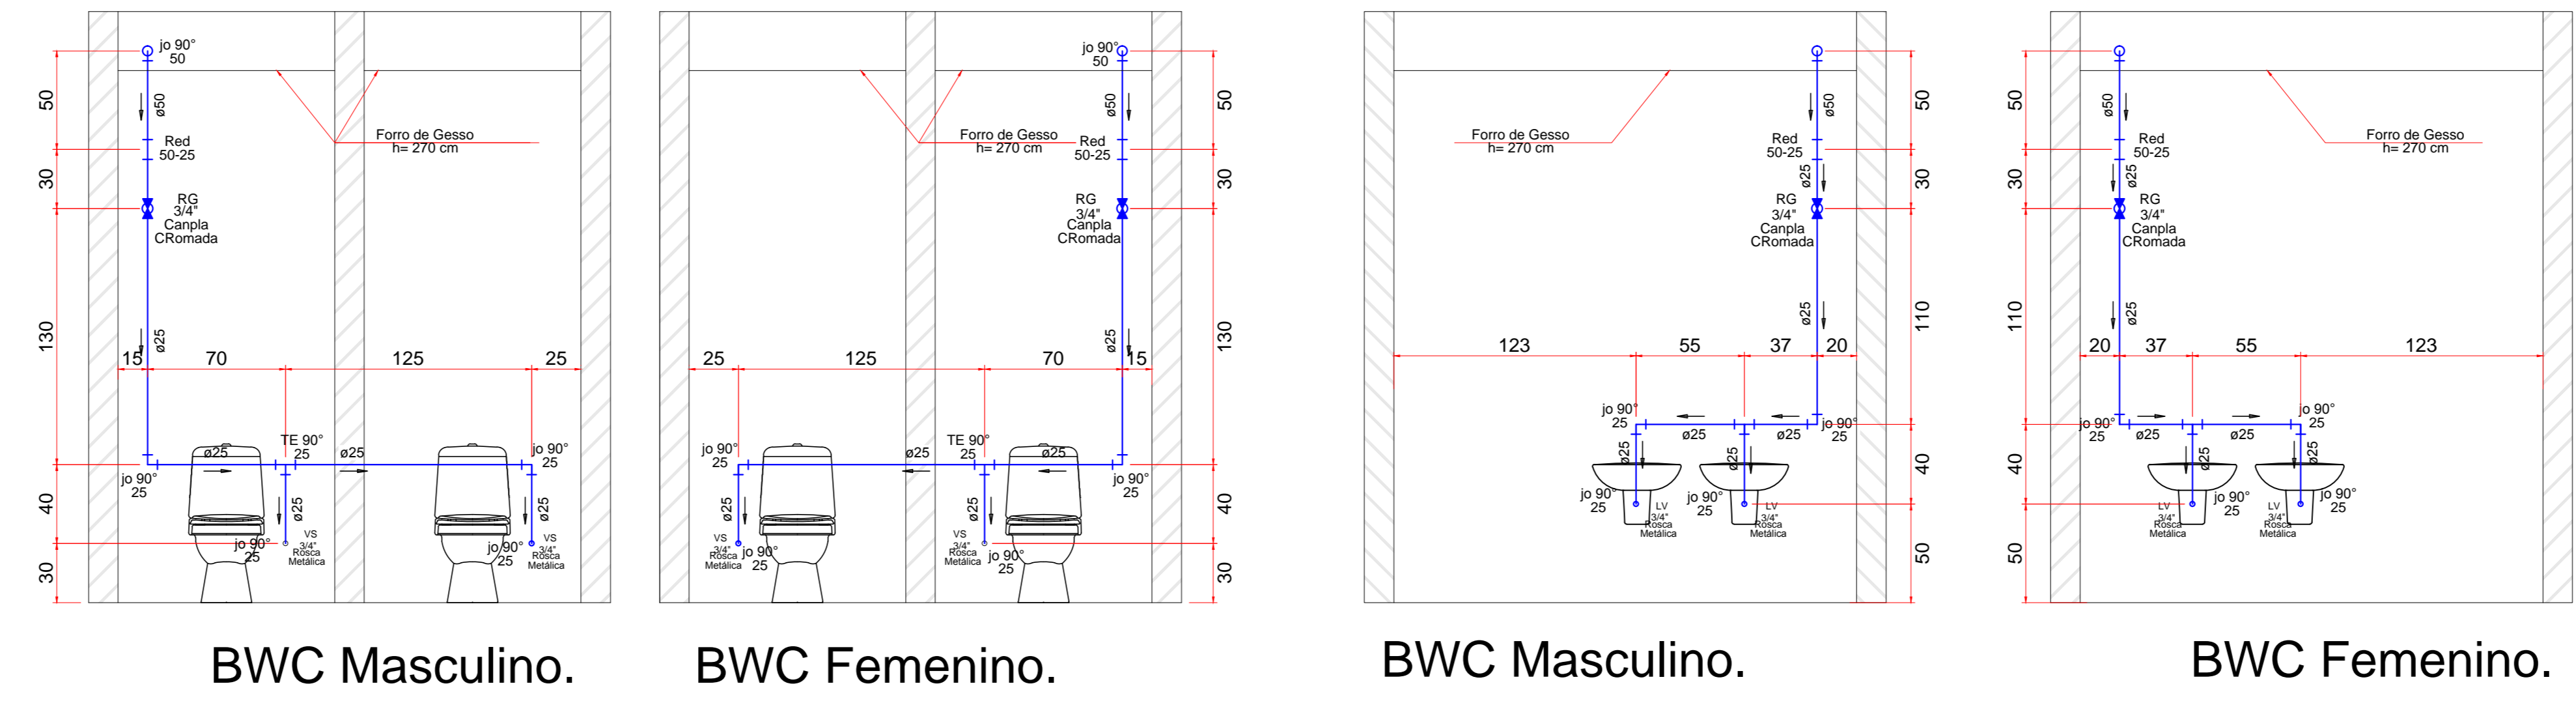

PREFEITURA MUNICIPAL	
Administração 2017 / 2020	
PROPOSTA Nº	01/02
OBJETO	HIDROSANITÁRIO
LOCAL	REFORMA 216,30 M ² AMPLIAÇÃO: 28,84 M ²
PROPOSTA Nº	OUTUBRO/2018
PROPOSTA Nº	INDICADA
DOIS VIZINHOS PARANÁ	