




**PLANTA BAIXA - ESGOTO**  
Escala 1/25

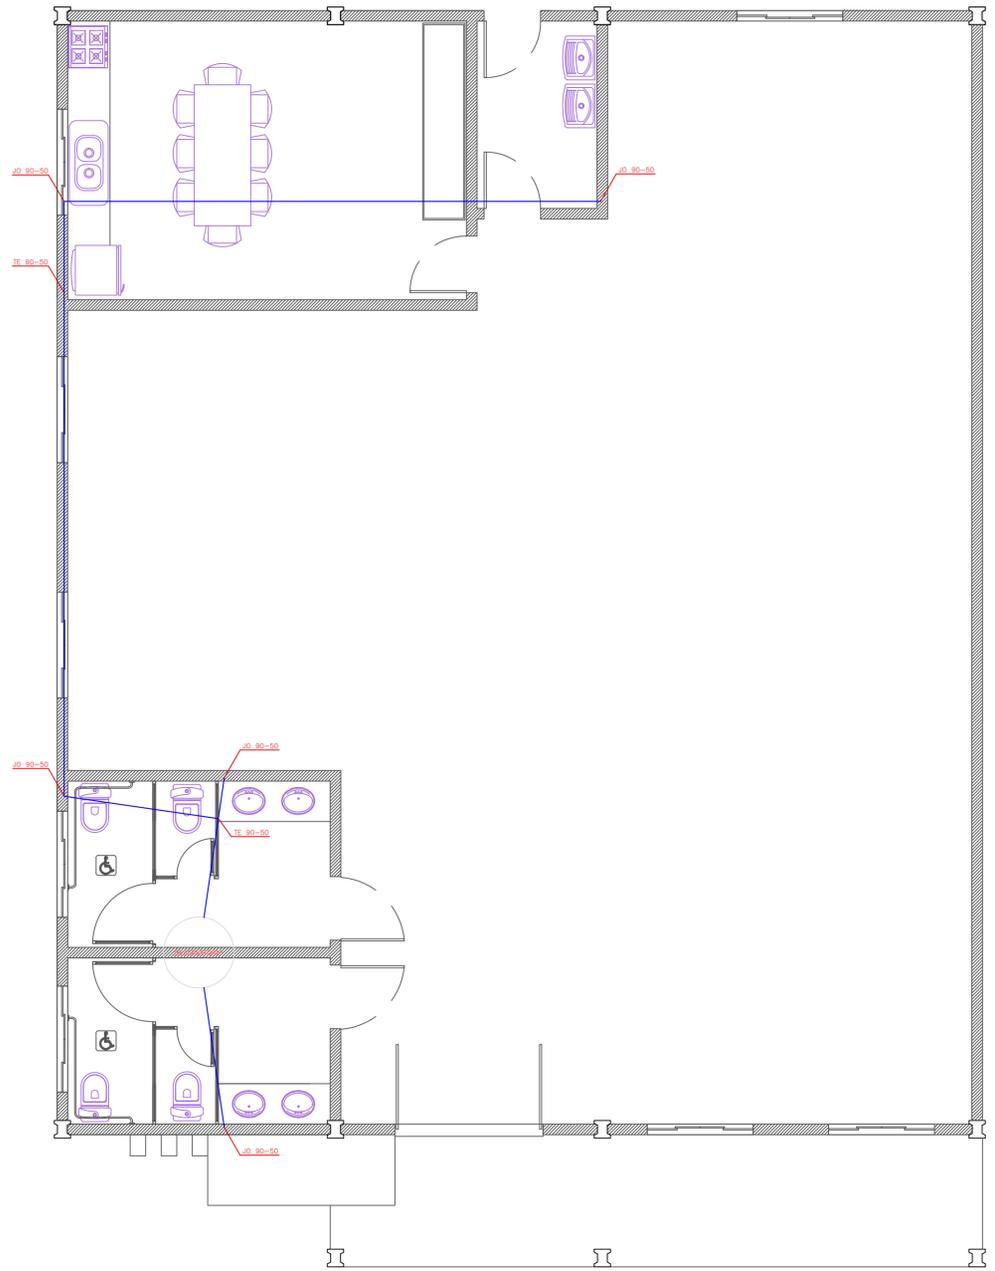


**PLANTA BAIXA - DISTRIBUIÇÃO AF**  
Escala 1/50

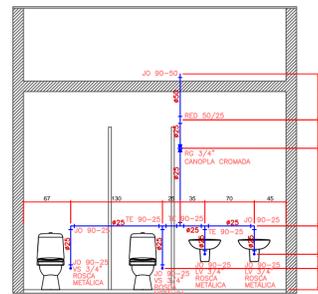


**CORTE - PERFIL DE DISTRIBUIÇÃO AF BANHEIRO FEMININO**  
Escala 1/50

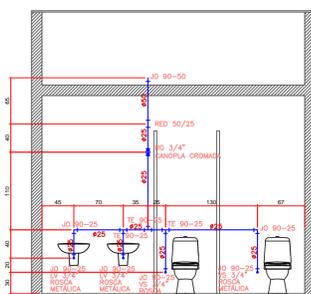

**CORTE - PERFIL DE DISTRIBUIÇÃO AF BANHEIRO MASCULINO**  
Escala 1/50

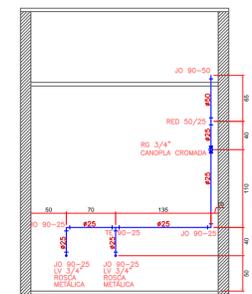

**CORTE - PERFIL DE DISTRIBUIÇÃO AF LAVANDERIA**  
Escala 1/50

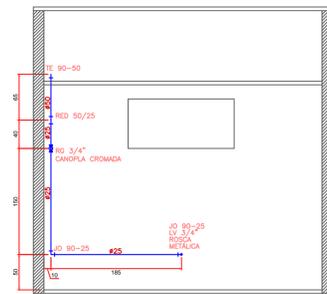

**CORTE - PERFIL DE DISTRIBUIÇÃO AF COZINHA / COPA**  
Escala 1/50

<b>PREFEITURA MUNICIPAL</b>			
Administração 2017 / 2020			
ADMINISTRAÇÃO	RESP. TÉCNICO	FRANCHA	
SEDE AMEDV-RCC		<b>ÚNICA</b>	
PROJETO		<b>HIDROSSANITÁRIO</b>	
ÁREA TOTAL		228,35m²	
ESPECIFICAÇÕES		DATA	
		ABRIL / 2019	
		LOTES	
		02, 03, 04, 05 & 06	
		QUADRA	
		02	
LOCAL		ESCALA	
RUA IRMA ROMANCINI, 61 - LOTEAMENTO CAZELLA		INDICADA	
MUNICÍPIO		ARQUIVO	
DOIS VIZINHOS		PARANÁ	