




Planta Baixa - Água Fria
Escala 1:25
Nível: +550

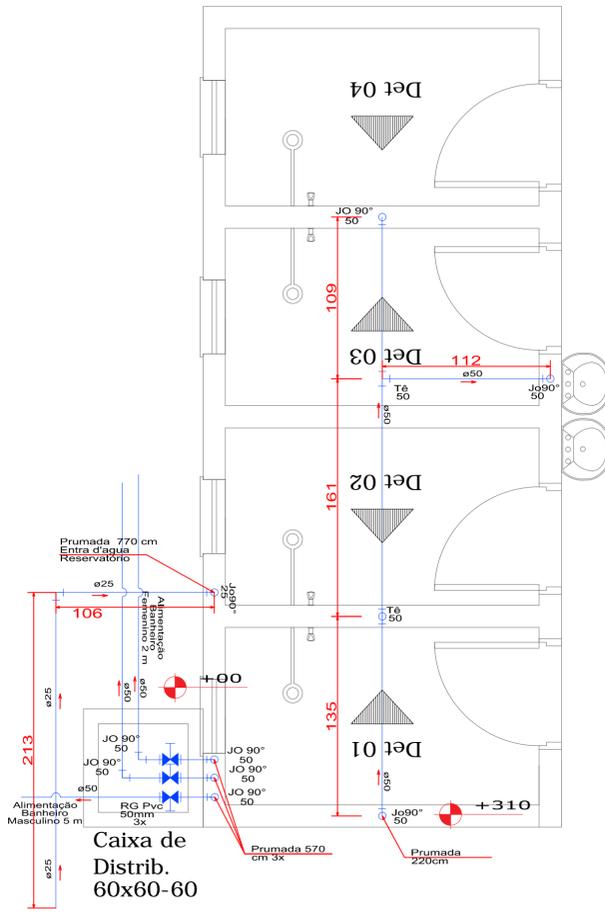


Planta Baixa - Água Fria
Escala 1:25
Nível: +10

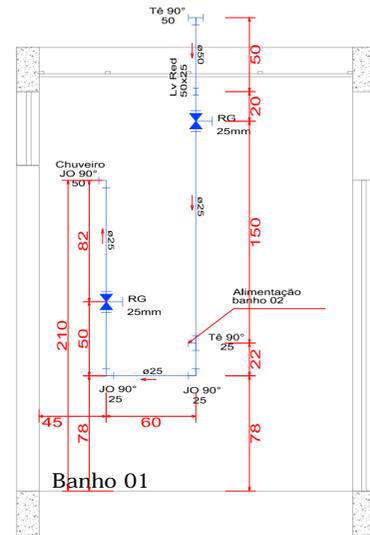


Prumadas Verticais
Detalhe 01
Escala 1:25

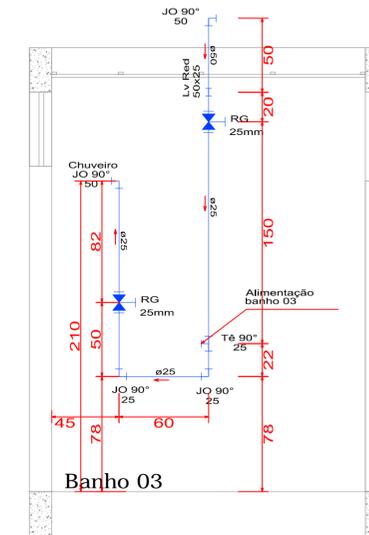


Prumadas Verticais
Detalhe 03
Escala 1:25

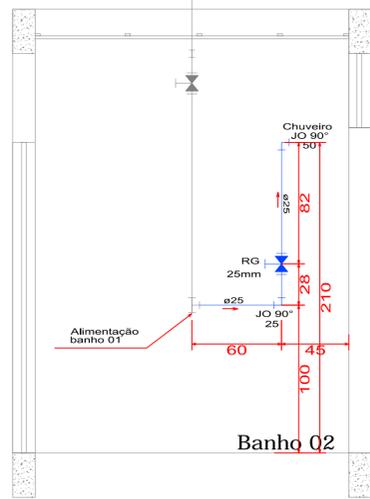


Prumadas Verticais
Detalhe 02
Escala 1:25

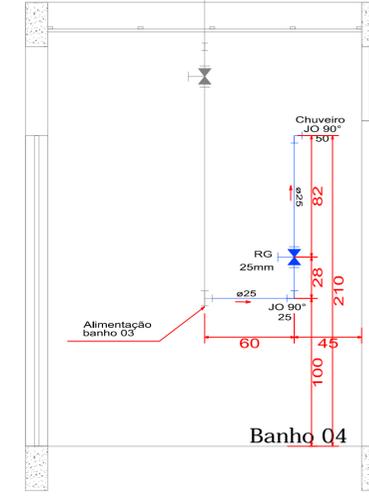

Prumadas Verticais
Detalhe 04
Escala 1:25

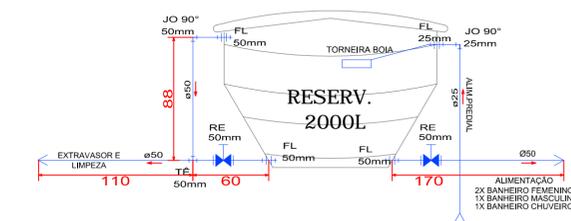

Detalhes
Ligações Caixa D'Água
Sem Escala

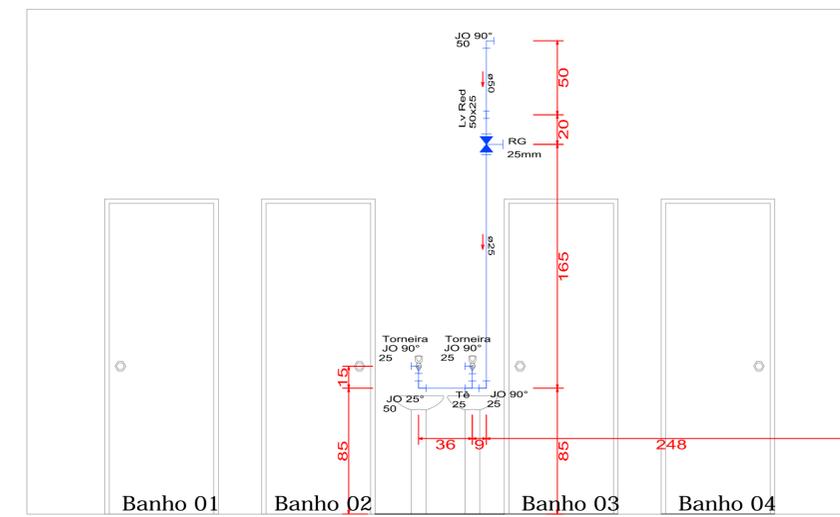

Prumadas Verticais
Detalhe 05
Escala 1:25

PREFEITURA MUNICIPAL		
Administração 2017 / 2020		
ADMINISTRAÇÃO	RESP. TÉCNICO	FRANCHA
		ÚNICA
		PROJETO
		HIDRAULICO
OBRA	CONSTRUÇÃO DE CHUVEIROS E ABRIGO CAIXA D'AGUA	ÁREA
		26,52 m ²
ESPECIFICAÇÕES	PLANTA BAIXA, CORTE A-A e B-B FACHADA e PLANTA DE COBERTURA	DATA
		MAIO / 2019
LOCAL	Av. Vereador Dorvalino Tosi, 622 - Parque de Exposições	LOTE
		QUADRA
ESCALA	INDICADA	
MUNICÍPIO	ESTADO	ARQUIVO
DOIS VIZINHOS	PARANÁ	

DEPTO. G.U.