


Quadro de Cargas (QD1)

Circuito	Descrição	Esquema	Método de inst.	V (V)	Iluminação (W)	Tomadas (W)	Pot. total. (VA)	Pot. total. (W)	Fases	Pot. - R (W)	Pot. - S (W)	Pot. - T (W)	FCT	FCA	In' (A)	Seção (mm ²)	Ic (A)	Disj (A)	dV parc (%)	dV total (%)	Status
1	ILUMINAÇÃO	N	B1	127 V	2 12	600	563	480	S	480	480	480	1,00	0,70	6,3	1,5	17,5	16,0	1,06	2,36	Ok
2	TOMADA	N+T	B1	127 V	2 12	2	1333	1200	R	1200	1200	1200	1,00	0,70	15,0	2,5	24,0	20,0	0,84	2,15	Ok
3	TOMADA	F+F+T	B1	220 V		2	1333	1200	R+S	600	600	600	1,00	0,70	8,7	2,5	24,0	20,0	0,27	1,58	Ok
TOTAL					2 12	4	3230	2880	R+S	1800	1080	1080	0								


QD1

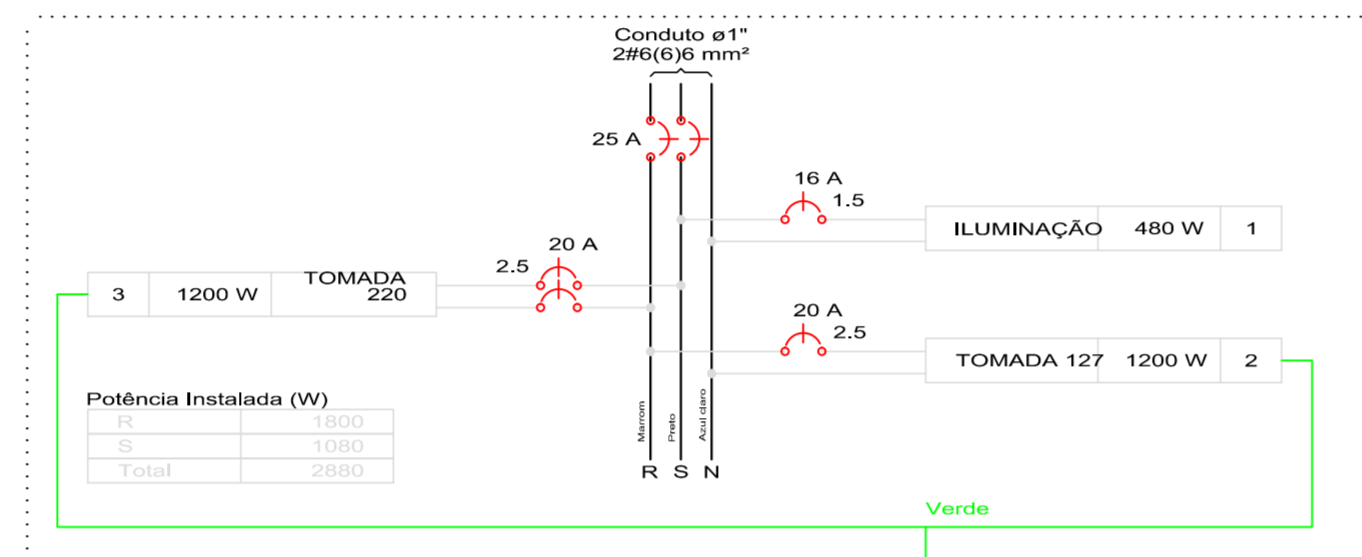

Potência Instalada (W)	
S	1080
Total	2880

Legenda

- Luminária Arandela de Parede p/ floor.
- Luminária p/ lâmp. fluor. tubular - sobrepor
- Quadro de distribuição - embutir a 1,80m do piso
- Tomada hexagonal (NBR 14136) - 2P+T 20 A a 1,20m do piso
- Tomada hexagonal (NBR 14136) - 2P+T 20 A a 0,30m do piso
- Interruptor 1 tecla simples a 1,20m do piso

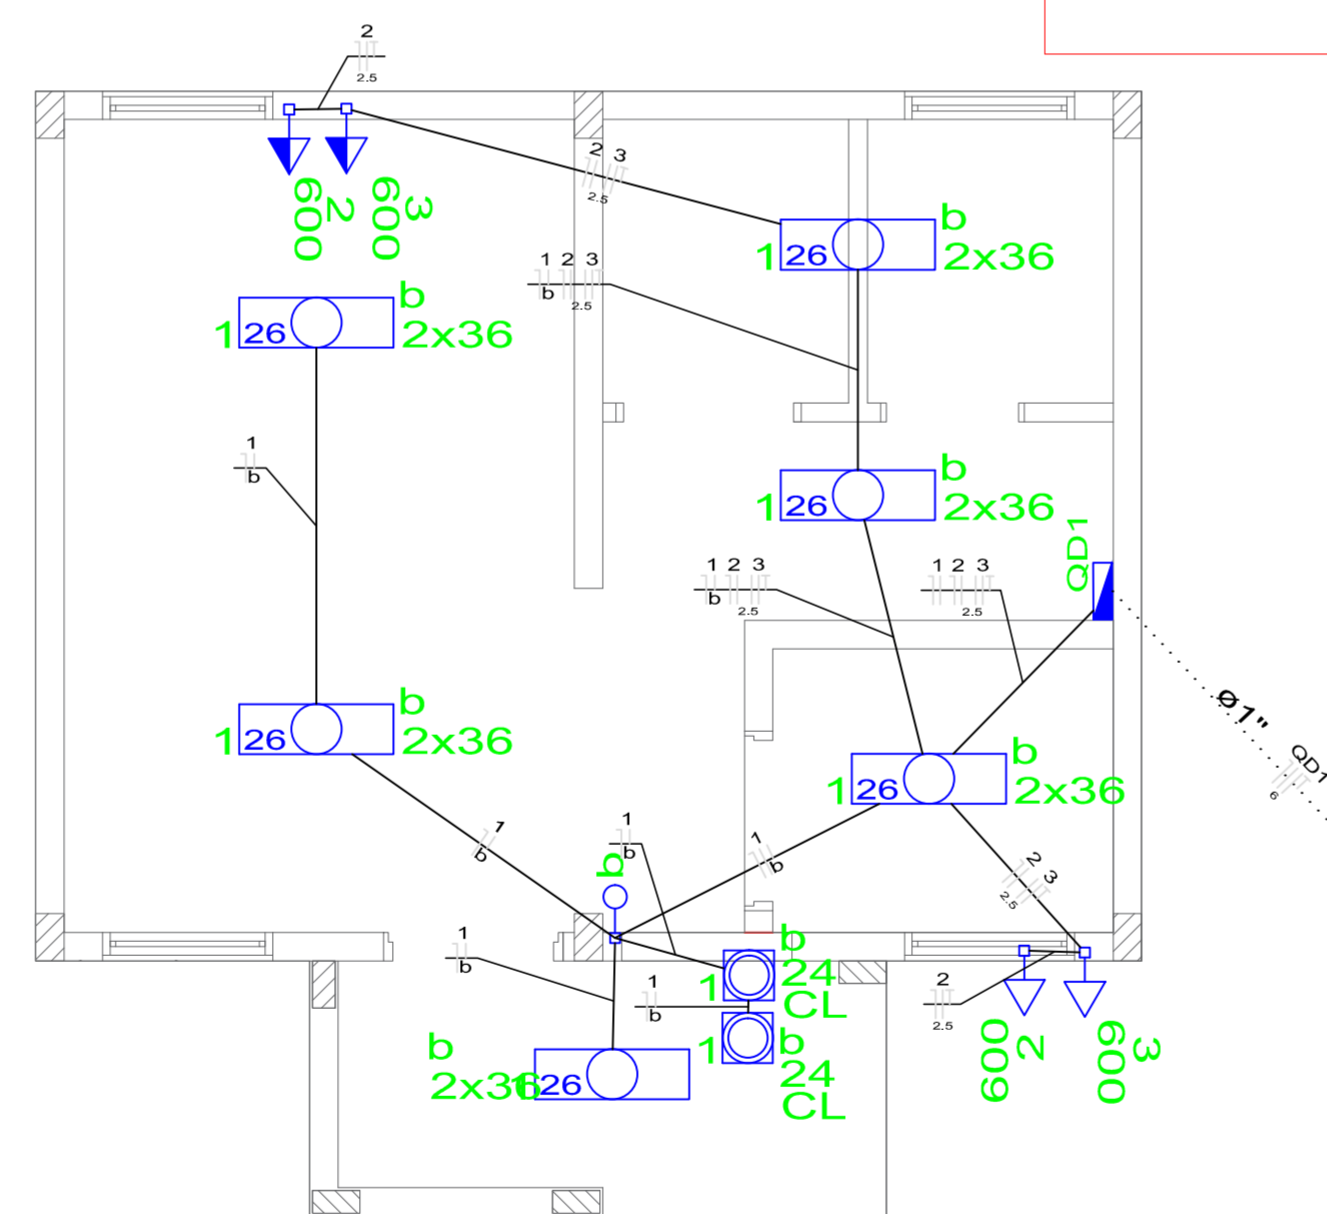

PLANTA BAIXA ELÉTRICO

Escala 1 / 40

DEPTO G.U.

Lista de Materiais

Acessórios p/ eletrodutos	
Caixa PVC 4x2"	7 pç
Cabo Unipolar (cobre)	
Isol.HEPR - ench.EVA - 0,6/1kV (Anti) 6 mm ²	23,80 m
Isol.PVC - 450/750V (Antichama) 1,5 mm ²	44,40 m
2,5 mm ²	71,00 m
Dispositivo Elétrico - embutido	
Interruptor 1 tecla simples	1 pç
Tomada hexagonal (NBR 14136) 2P+T 20A	4 pç
Dispositivo de Proteção	
Disjuntor Unip Term. - norma DIN 16 A	1 pç
20 A	1 pç
Disjuntor Bip. Term. - norma DIN 20 A	1 pç
25 A	1 pç
Luminária e acessórios	
Luminária Arandela p/ compacta longa	2 pç
Luminária embutir p/ fluoresc. tubular 2x36 W	6 pç
Quadro distrib. plástico - embutir	
Sem barr. - UL Cap. 8 disj. unip.	1 pç
Caixa inspeção de aterramento 250x250x400mm	1 pç
Haste de aterramento aço/cobre D=15mm, comprimento 2,4m	1 pç

PREFEITURA MUNICIPAL

Administração 2017 / 2020

ADMINISTRAÇÃO	RESP. TÉCNICO	PRANÇIA
		ÚNICA
		PROJETO
		ELÉTRICO
OBRA	REFORMA DE SANITÁRIOS EM ALVENARIA	ÁREA
		30,208 m ²
ESPECIFICAÇÕES	PLANTA BAIXA DISTRIBUIÇÃO ELÉTRICA DETALHE ELÉTRICOS	DATA
		JUNHO / 2019
		LOTE
		QUADRA
LOCAL	Local: Av. Vereador Dorvalino Tosi, 622 - Parque de Exposições	ESCALA
		INDICADA
MUNICÍPIO	DOIS VIZINHOS	ESTADO
		PARANÁ
		MUNICÍPIO