



DEPTO. G.U.

Planta Baixa – Esgoto  
Escala 1:25

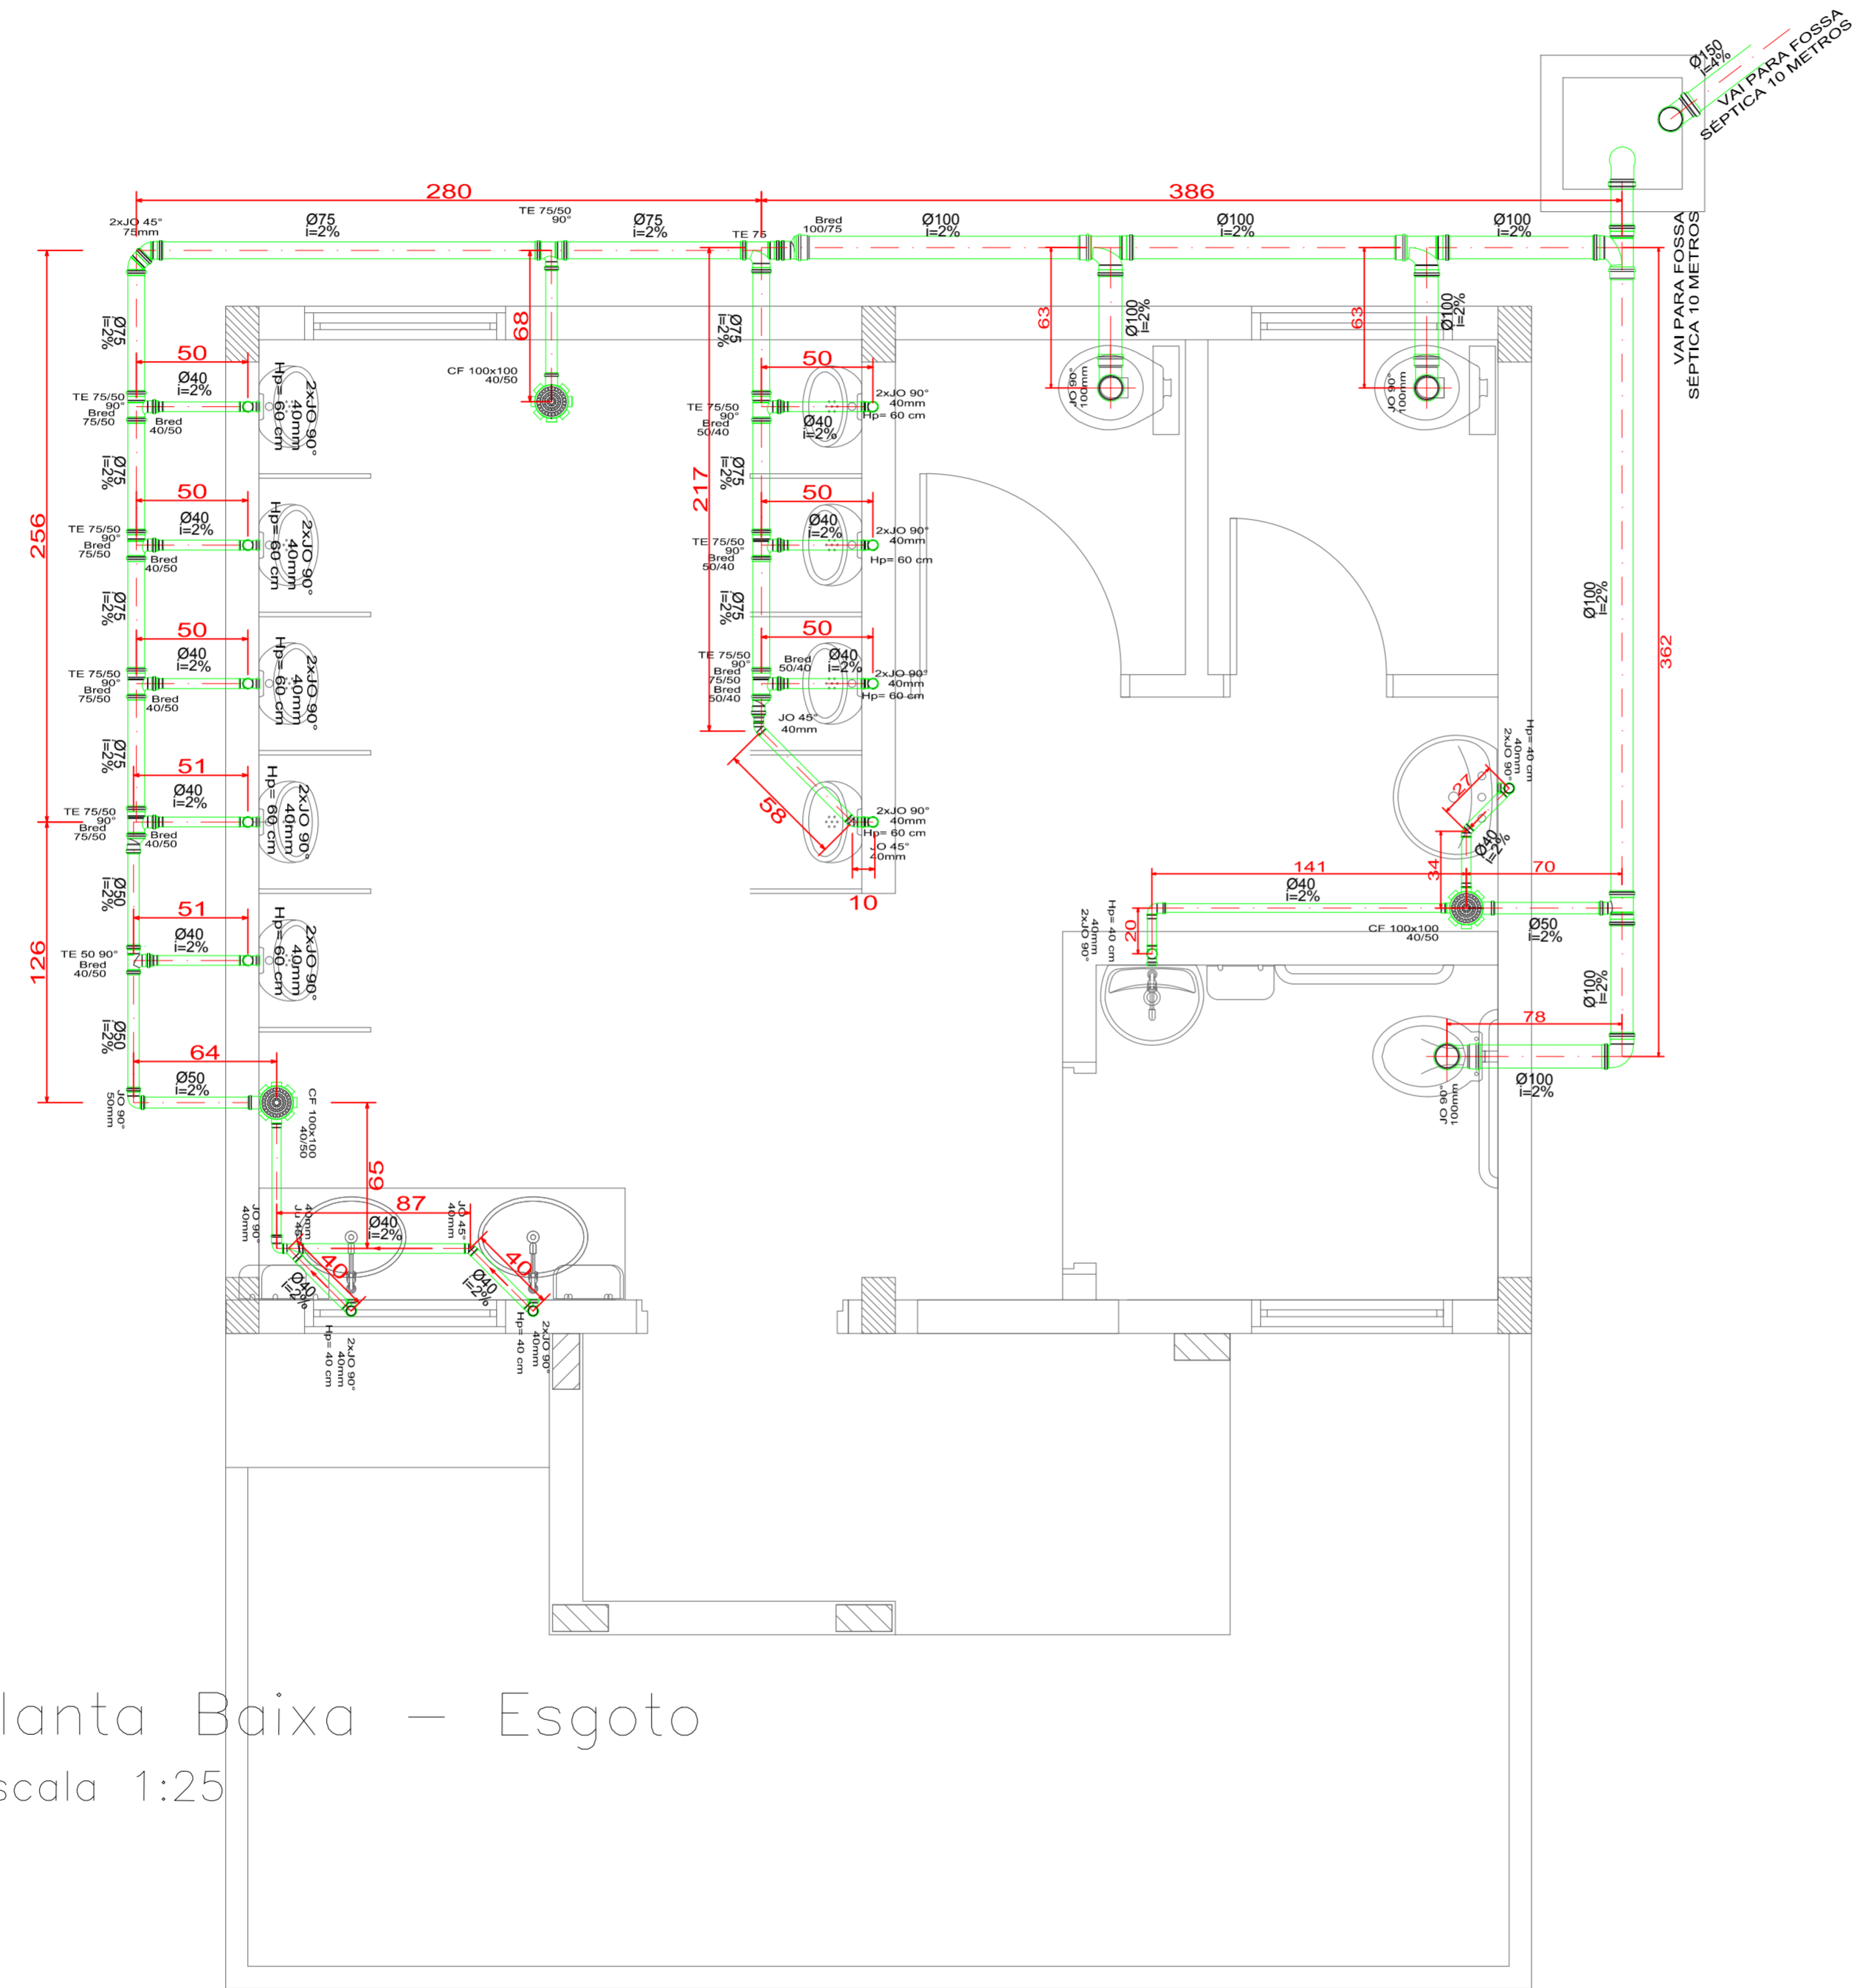

DETALHES LIGAÇÕES

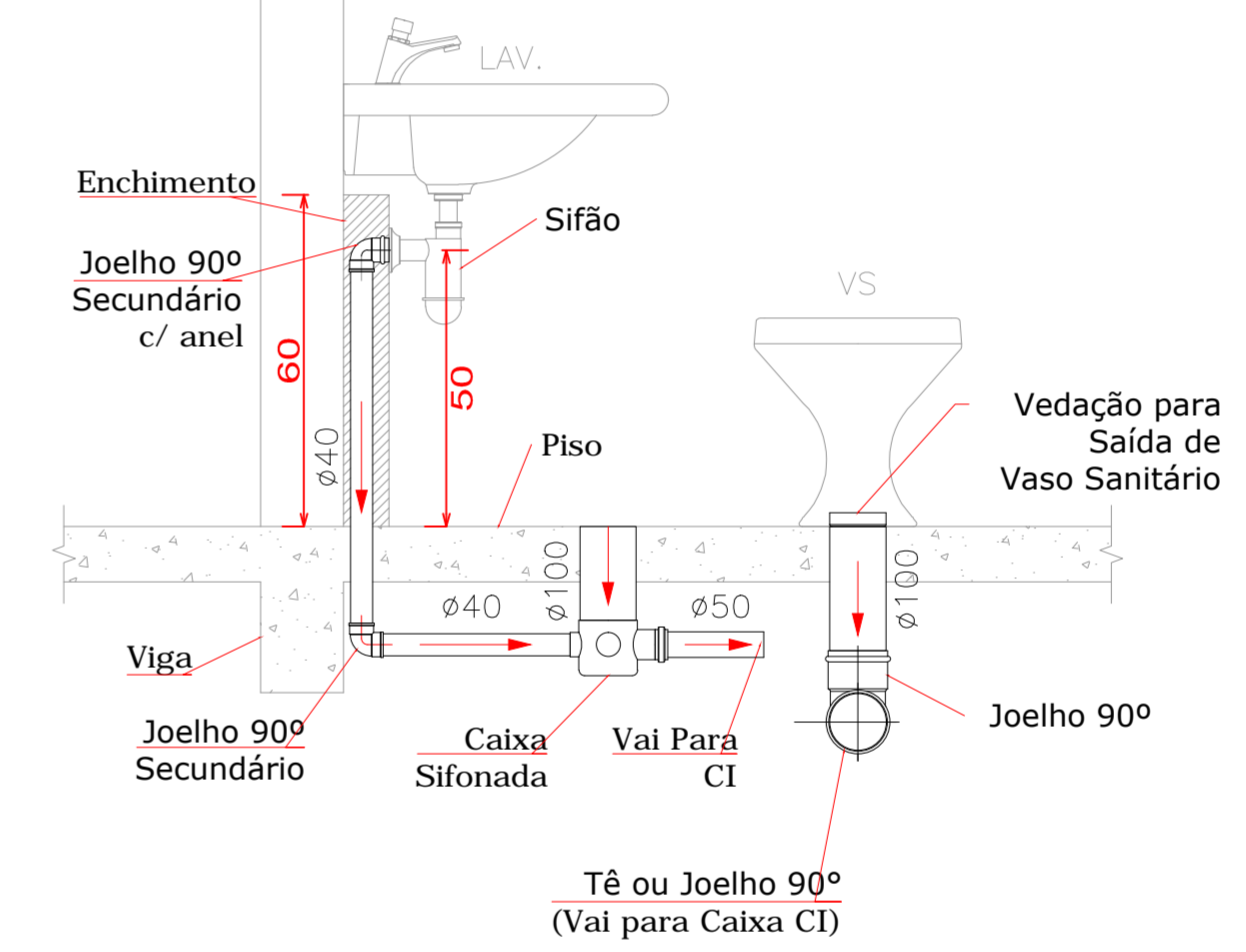

## PREFEITURA MUNICIPAL

Administração 2017 / 2020

ADMINISTRAÇÃO	RESP. TÉCNICO	FRANCHA
		<b>ÚNICA</b>
		PROJETO
		<b>ESGOTO</b>
OBRA	REFORMA DE SANITÁRIOS EM ALVENARIA	ÁREA
		30,20 m <sup>2</sup>
ESPECIFICAÇÕES	PLANTA BAIXA - REDE DE ESGOTO DETALHE DE INTERLIGAÇÕES	DATA
		JUNHO / 2019
LOCAL	Local: Av. Vereador Dorvalino Tosi, 622 – Parque de Exposições	LOTE
		QUADRA
ESCALA		INDICADA
MUNICÍPIO	ESTADO	ARQUIVO
DOIS VIZINHOS	PARANÁ	