




Planta Baixa – Fossa Séptica
Escala 1:50

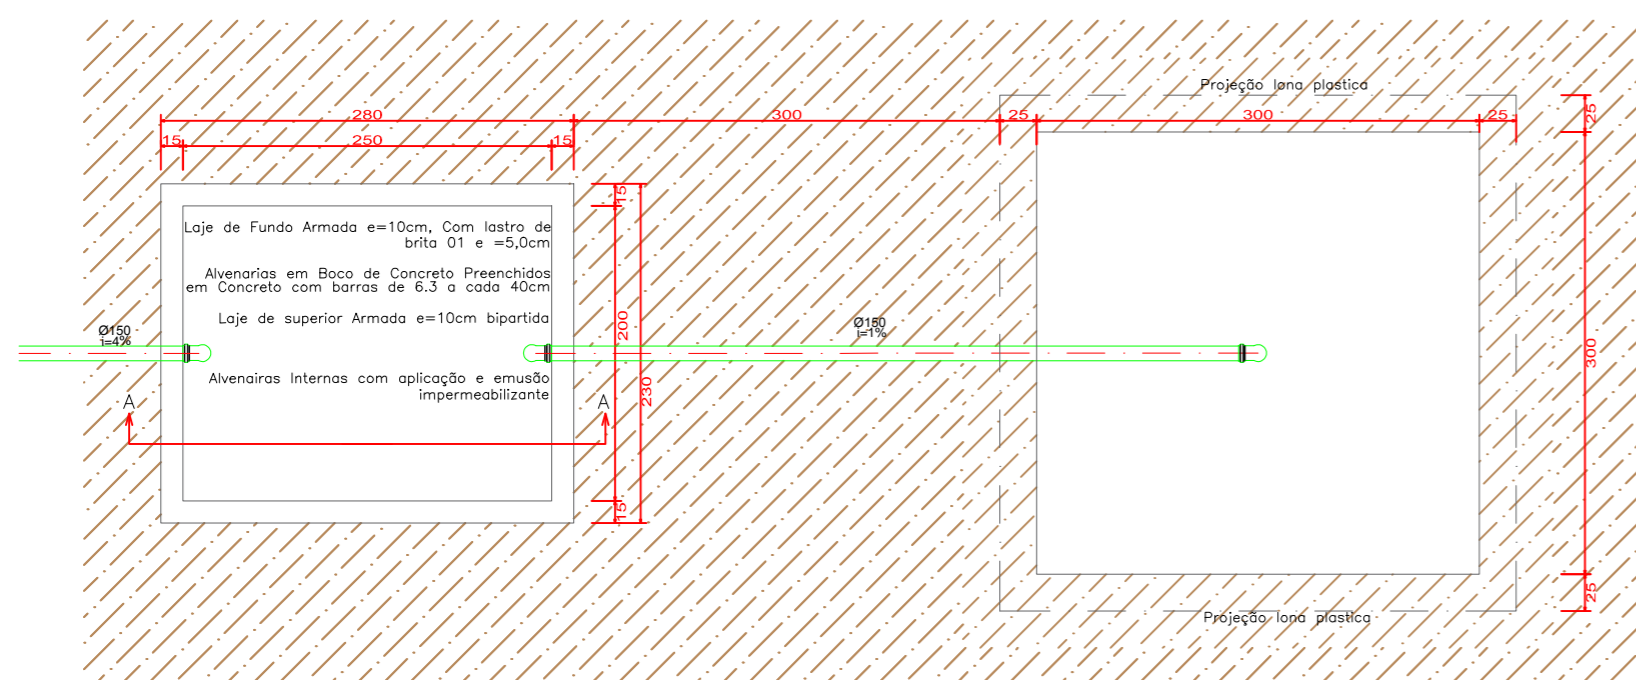



Planta Baixa – Sumidouro
Escala 1:50

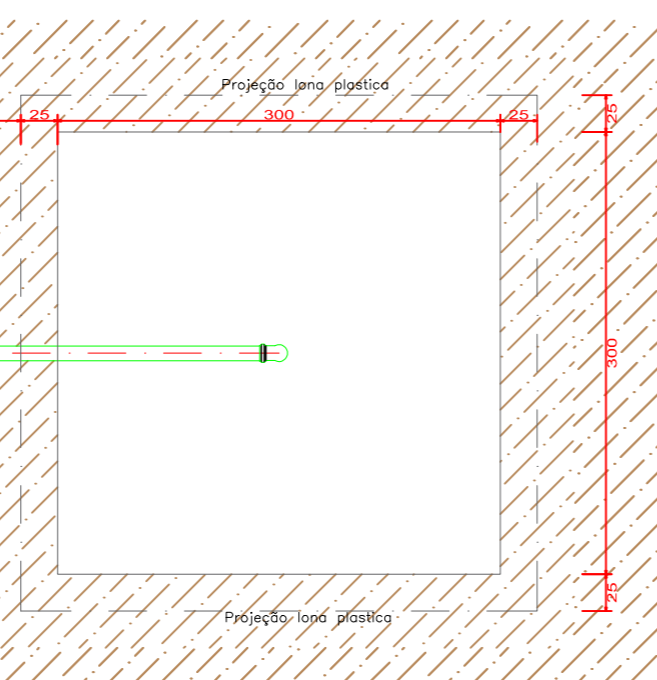


Corte AA – Fossa Séptica
Escala 1:50

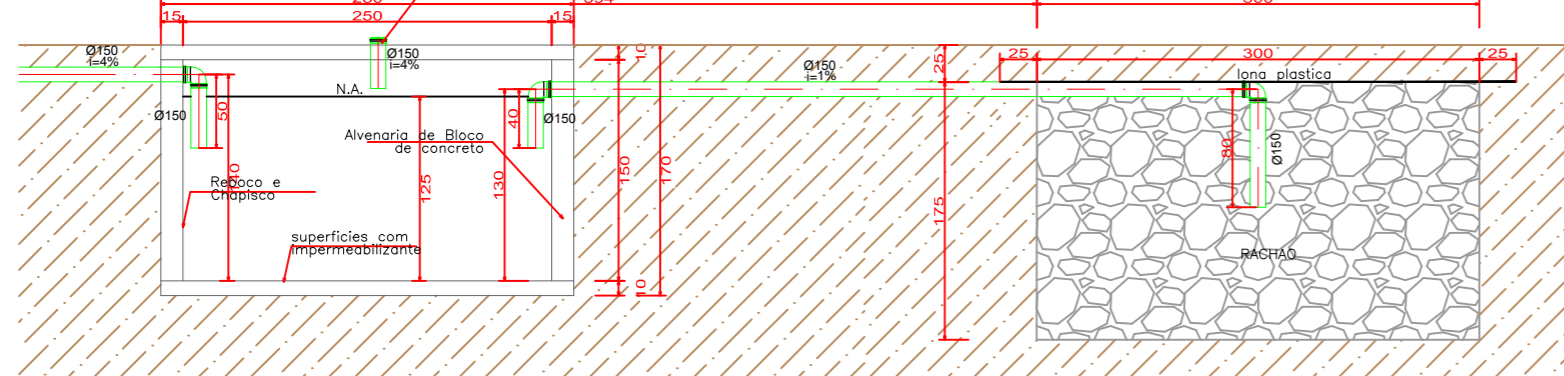

Corte AA – Sumidouro
Escala 1:50

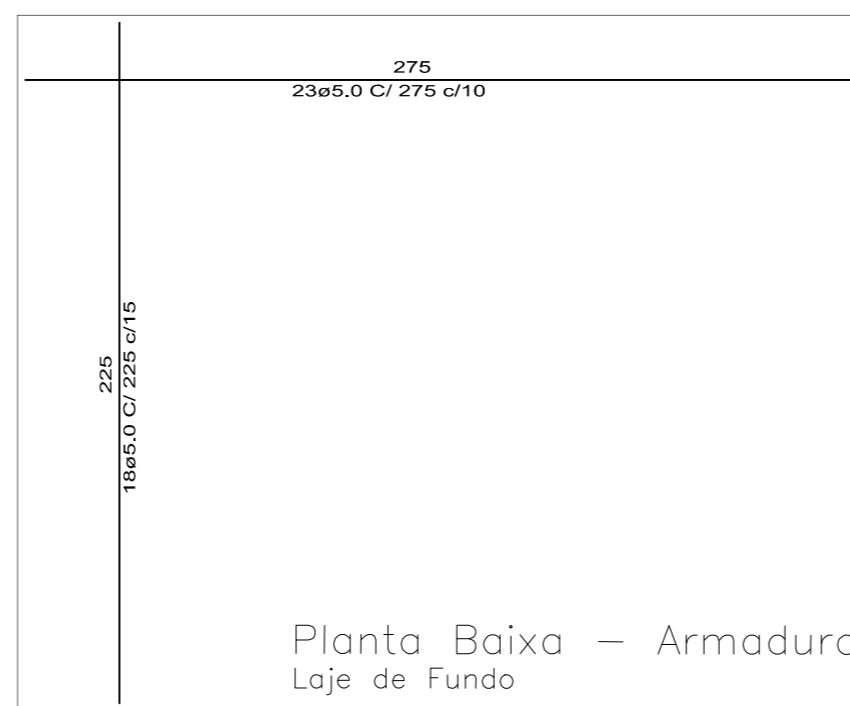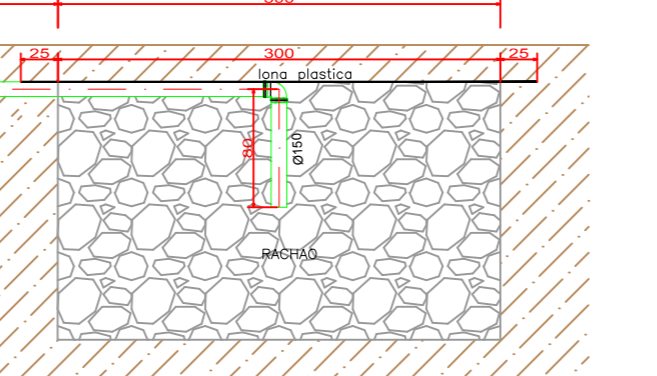

Planta Baixa – Armadura
Laje de Fundo

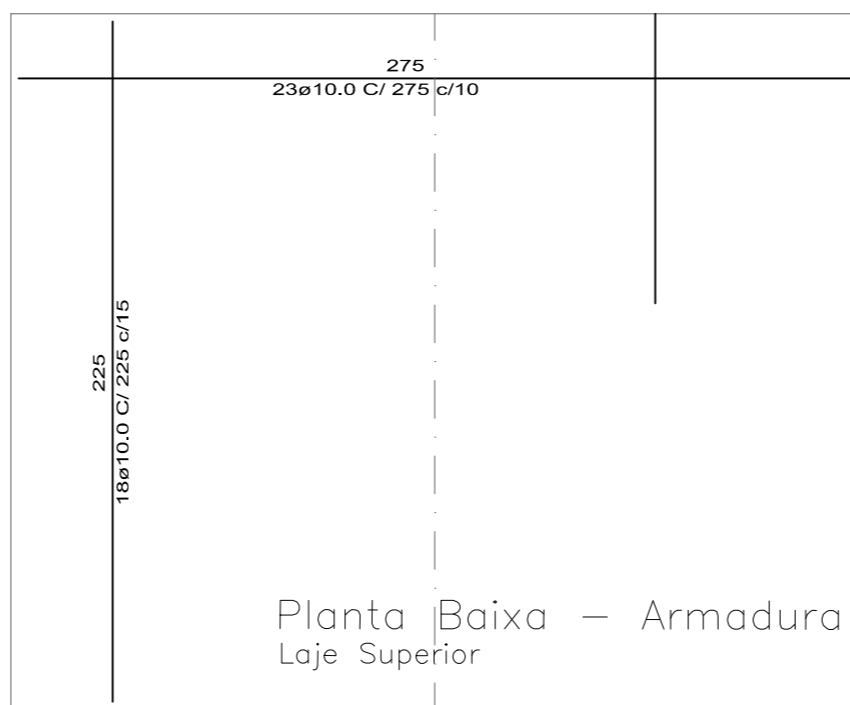

Planta Baixa – Armadura
Laje Superior

PREFEITURA MUNICIPAL

Administração 2017 / 2020

ADMINISTRAÇÃO	RESP. TÉCNICO	BRANCHA	ÚNICA	
		PROJETO	FOSSA SÉPTICA SUMIDOURO	
OBRAS	REFORMA DE SANITÁRIOS EM ALVENARIA	ÁREA	30,20 m ²	
ESPECIFICAÇÕES	PLANTA BAIXA - REDE DE DISTRIBUIÇÃO DETALHES DE PRUMADAS	DATA	JUNHO / 2019	
LOCAL	Local: Av. Vereador Dorvalino Tosi, 622 – Parque de Exposições	LOTE	QUADRA	
MUNICÍPIO	DOIS VIZINHOS	ESTADO	PARANÁ	ESCALA
				INDICADA
				ARQUIVO