

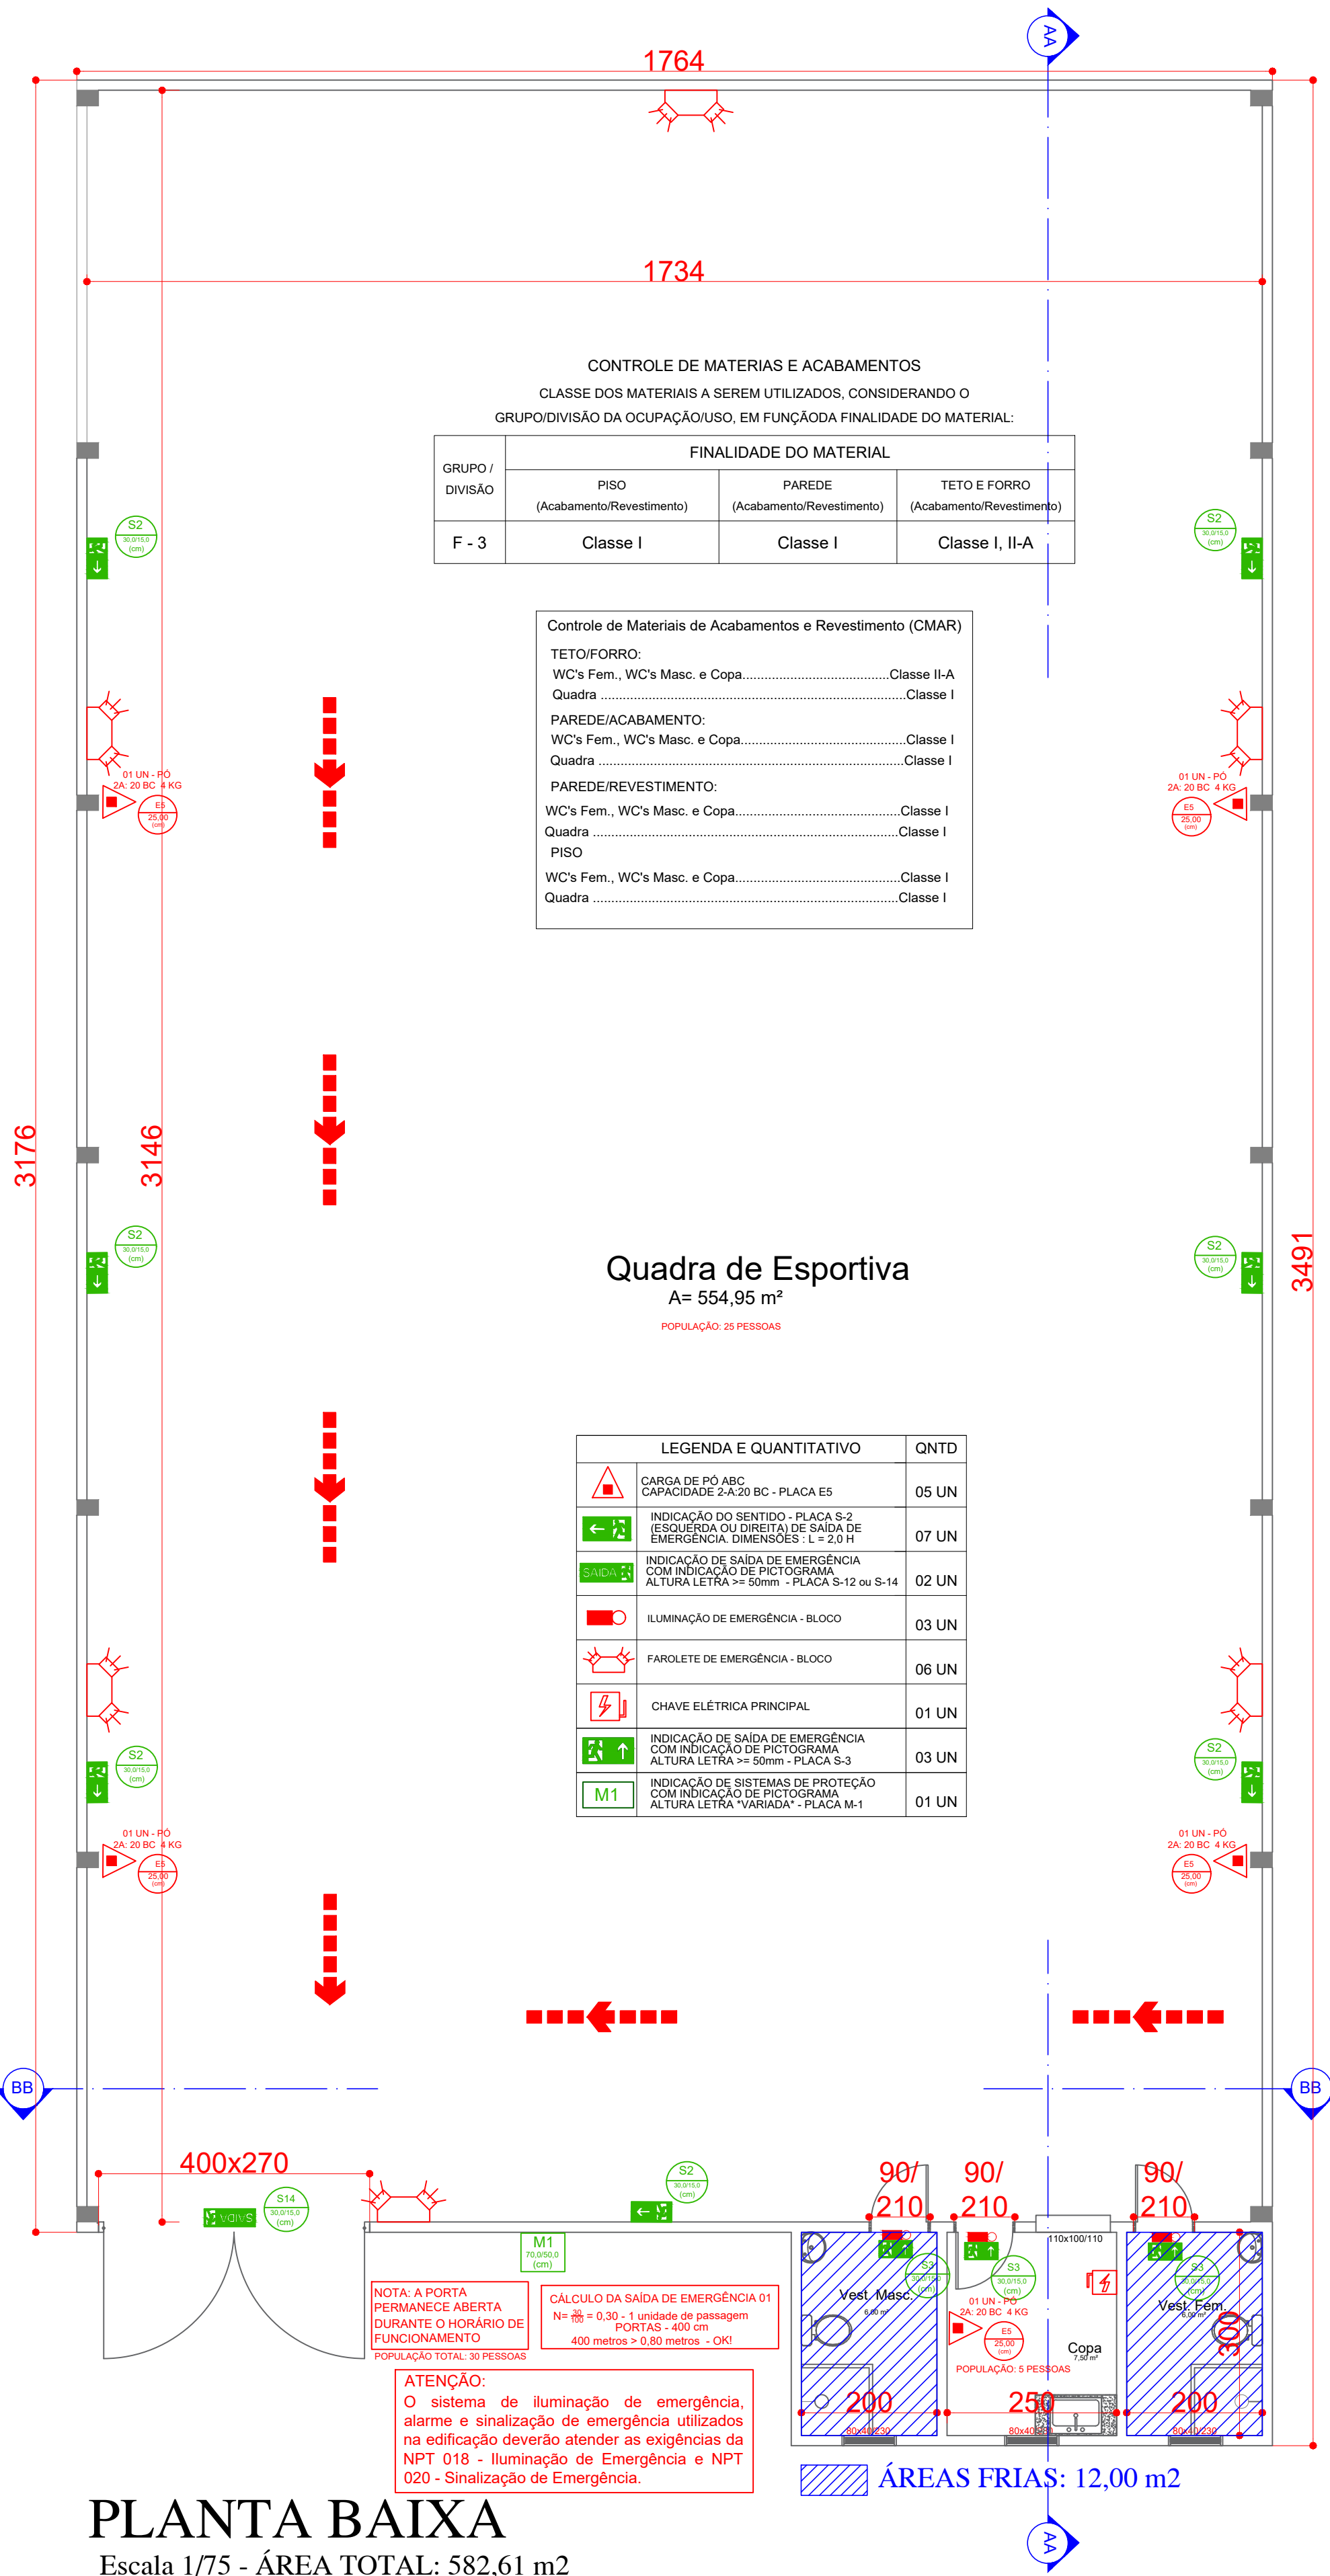


DETALHE INSTALAÇÃO DE EXTINTOR

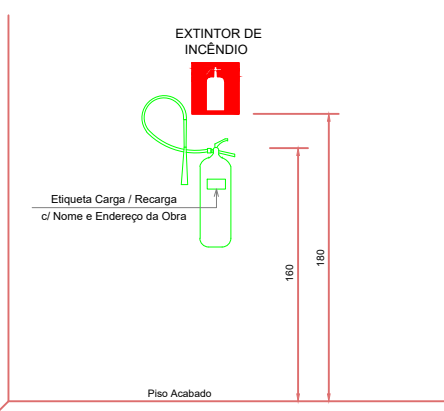


- 1 - A fixação deverá suportar 2,5 vezes o peso do cilindro
- 2 - O extintor não poderá ser bloqueado por qualquer objeto;
- 3 - Os extintores devem ser aprovados pela ABNT;
- 4 - Nos depósitos devem ser pintadas as faixas abaixo.

DETALHE INSTALAÇÃO SINALIZAÇÃO E ILUMINAÇÃO DE EMERGÊNCIA

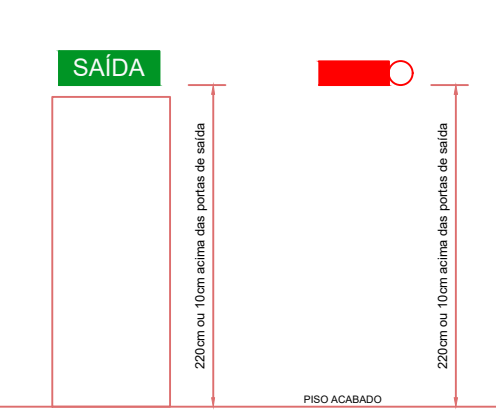

ATENÇÃO: O sistema de iluminação de emergência e sinalização de emergência utilizada na edificação deverão atender as exigências da NPT 018 - Iluminação de Emergência e NPT 020 - Sinalização de Emergência, do Código de Segurança Contra Incêndio e Pânico do Corpo de Bombeiros Militar do Paraná.


LUMINÁRIA INDICATIVA PARA AUXÍLIO FAROLETE

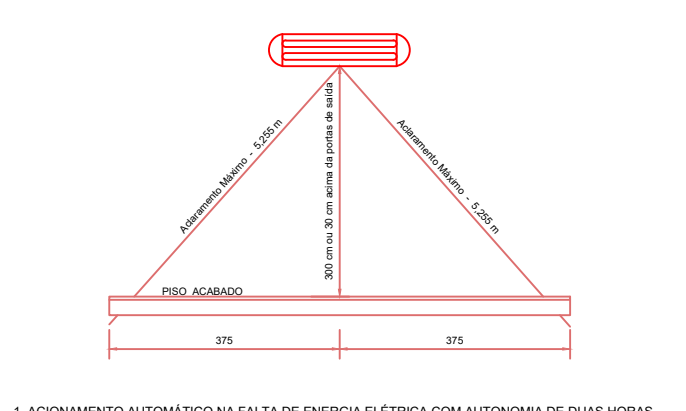

1. ACIONAMENTO AUTOMÁTICO NA FALTA DE ENERGIA ELÉTRICA COM AUTONOMIA DE DUAS HORAS.
2. A INSTALAÇÃO DEVE PERMITIR TESTE ROTINEIRO DO EQUIPAMENTO.
3. A DISTÂNCIA ENTRE UM PONTO E OUTRO NÃO PODE SER MAIS QUE 4 VEZES SUA ALTURA, EM AO NÍVEL DO PISO.
4. A LUMINOSIDADE EM NÍVEL DEVERÁ SER DE 3 LUX, EM DESENHOS DE 5 LUX NO MÍNIMO.
5. PARA OCUPAÇÃO DO GRUPO "F" SUBDIVISÃO "F" O BLOCO DEVE SER SUBSTITUÍDO, SISTEMA BORDO-CANAL.
6. A ÁREA ILUMINADA POR UM PONTO NÃO ULTRAPASSA AO RAIO IGUAL À ALTURA DE SUA INSTALAÇÃO.
7. A LUMINÁRIA DEVE FICAR NUMA ALTURA, QUE EM INCÊNDIO FIQUE ABAIXO DO COÇÃO DE FUMAÇA.

DETALHE PLACA INDICATIVA DE SISTEMAS DE PROTEÇÃO (M1)

Sem Escala

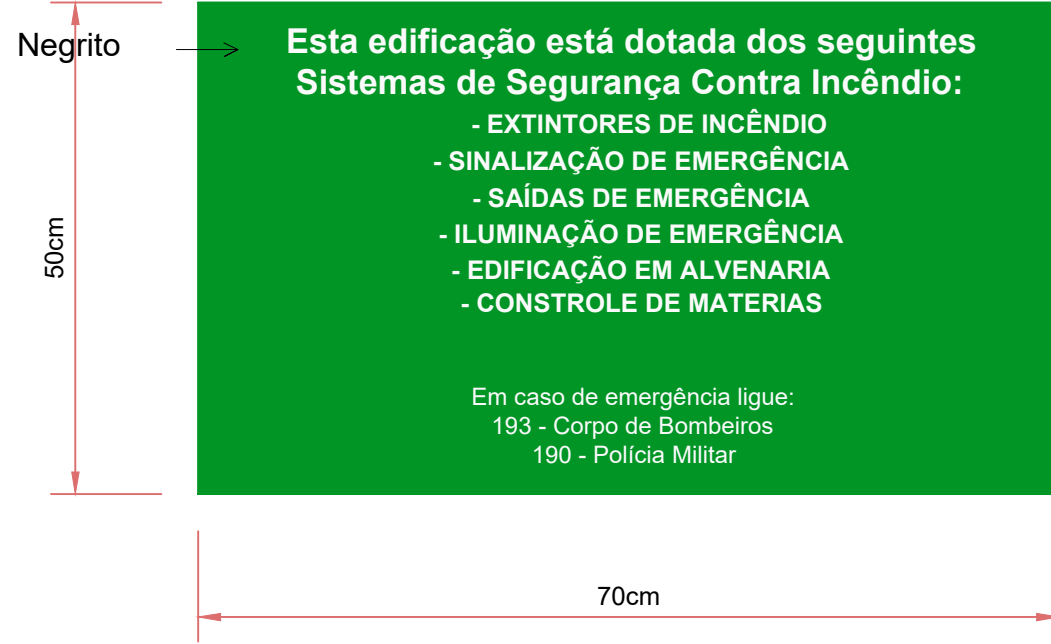

Placa: Indicação dos sistemas de proteção contra na edificação incêndio existentes


Cor da placa: Verde bandeira

Cor da fonte: Branca

Material: chapa adesivado

Dimensões da placa: 70 x50 cm;

Aplicação: na entrada principal

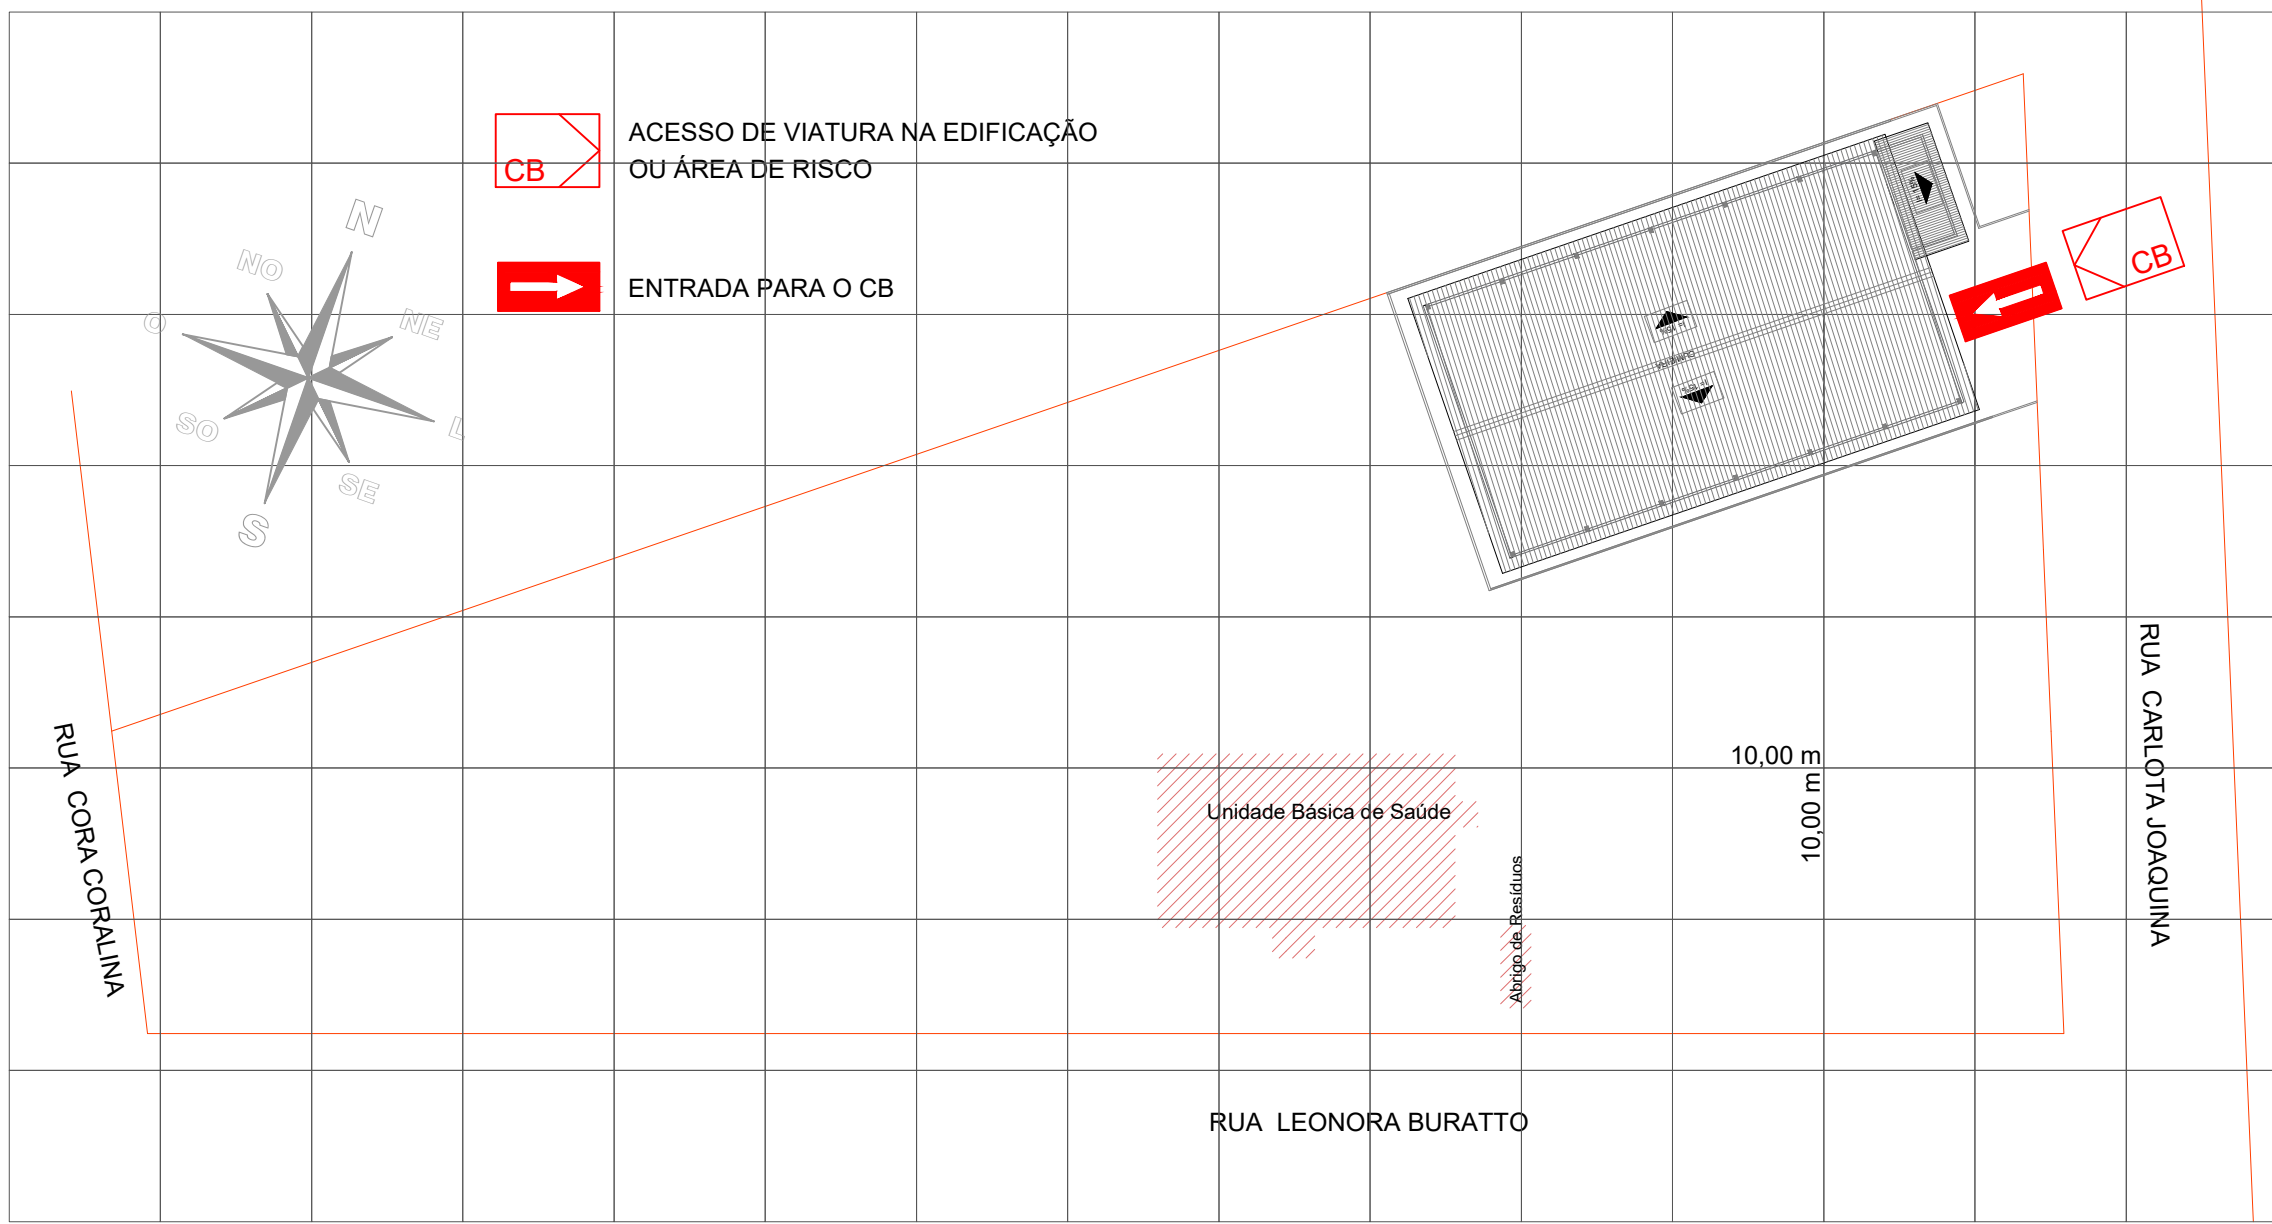

Planta de Risco de Incêndio

Escala 1/500

IDENTIFICAÇÃO DA EDIFICAÇÃO E/OU ÁREA DE RISCO						
PAVIMENTO OU SETOR		Ocupação	C.L. (m²/m²)	Nº DE PAVIMENTOS	PÉ DIREITO (m)	ÁREA (m²)
TÉRREO		F-3 / CENTRO ESPORTIVO E DE EXIBIÇÃO	300	01	6,00	582,61
Altura	TÉRREA	Risco	LEVE	Área Total		582,61 m²
MEDIDAS DE SEGURANÇA CONTRA INCÊNDIO						
☐	ACCESSO DE VIATURAS DO CORPO DE BOMBEIROS	☒	ILUMINAÇÃO DE EMERGÊNCIA			
☐	SEPARAÇÃO ENTRE EDIFICAÇÕES	☐	ALARME DE INCÊNDIO			
☐	SEGURANÇA ESTRUTURAL NAS EDIFICAÇÕES	☒	SINALIZAÇÃO DE EMERGÊNCIA			
☐	COMPARTIMENTAÇÃO VERTICAL	☒	EXTINTORES DE INCÊNDIO			
☒	CONTROLE DE MATERIAL DE ACABAMENTO	☐	HIDRANTES			
☒	SAÍDA DE EMERGÊNCIA	☐	CHUVEIROS AUTOMÁTICOS			
☐	BRIGADA DE INCÊNDIO	☐	RESFRIAMENTO			
☐	CONTROLE DE FUMAÇA	☐	ESPLUMA			
☐	PLANO DE EMERGÊNCIA	☐	SISTEMA FIXO DE GASES LIMPOS			
Reservatórios	Inferior	Superior	RTI	SPK		

				PREFEITURA MUNICIPAL	
				DOIS VIZINHOS	
				ADMINISTRAÇÃO 2025 / 2028	
ESPECIFICAÇÃO		PROJETO			
- PLANTA BAIXA;		PREVENÇÃO INCÊNDIO			
- DETALHES;					
- LEGENDA E QUANTITATIVOS;					
ENDERECO		LOTE	GLERA	ESCALA	
RUA CARLOTIA JOAQUINA - LOT. CASA DA GENTE III		20	06	INDICADA	
BAIRRO VITÓRIA		DESENVOLVIMENTO	MURILLO ROCHA SZPAK	DATA	
				05/08/2026	
RESP. TÉCNICO		ADMINISTRAÇÃO		PRANCHA:	
MURILLO ROCHA SZPAK		LUIS CARLOS TURATTO		01	
CREA-PR: 174.311/D		PREFEITO MUNICIPAL		01	
ENGENHEIRO CIVIL					